
 


전 계 부 하	MCCB (AF/AT)	CAP (VA)	MG S/W (KW)	계량용 18KA
B-1 (NH 250W x 106)	3P 100/75	30,475	37KW	18KA
B-2 (NH 250W x 124)	3P 100/75	35,650	37KW	18KA
B-3 (NH 250W x 109)	3P 100/75	31,338	37KW	18KA
B-4 (NH 250W x 164)	3P 100/75	47,150	50KW	18KA
G-1 (NH 250W x 106)	3P 100/75	30,475	37KW	18KA
G-2 (NH 250W x 135)	3P 100/75	38,813	50KW	18KA
G-3 (NH 250W x 120)	3P 100/75	34,500	37KW	18KA
G-4 (NH 250W x 186)	3P 100/100	53,475	55KW	18KA
DN-1 (NH 100W x 24)	3P 50/30	2,760	7.5KW	
DN-2 (NH 100W x 48)	3P 50/30	5,520	7.5KW	
DN-3 (NH 100W x 48)	3P 50/30	5,520	7.5KW	
DN-4 (NH 100W x 25)	3P 50/30	2,875	7.5KW	
D-1 (NH 100W x 20)	3P 50/30	2,300	7.5KW	
D-2 (NH 100W x 15)	3P 50/30	1,725	7.5KW	
D-3 (NH 100W x 14)	3P 50/30	1,610	7.5KW	
D-4 (NH 100W x 21)	3P 50/30	2,415	7.5KW	
O-1 (NH 100W x 44)	2P 50/30	5,060	7.5KW	
지하차도입구 가로등(상)	2P 50/30	4,600	7.5KW	18KA
지하차도입구 가로등(하)	2P 50/30	4,025	7.5KW	18KA

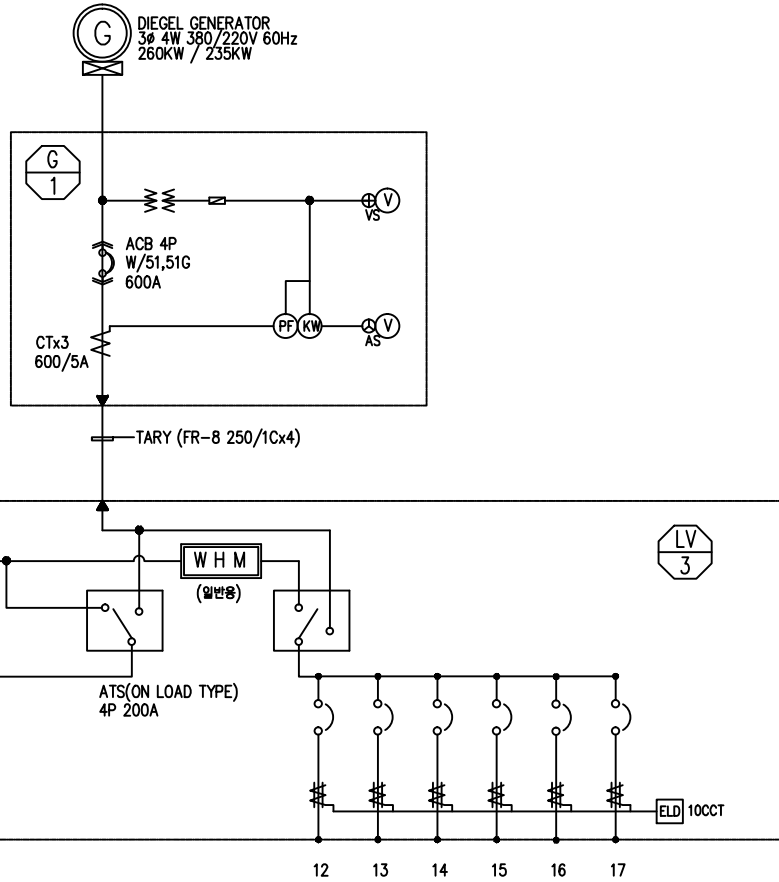

집 수 계 # 1	3P 400/300	95,000	25KA
집 수 계 # 2	3P 400/300	95,000	25KA
소형기 표시용	2P 50/20	1,000	18KA
전기실 전등,전열 배선	2P 50/20	2,600	18KA
지하 계배선 전경	2P 50/20	1,000	18KA
SPARE	3P 100/75		18KA



수.변전설비 단선 결선도(변경전)

SCALE = 1/NONE(A3)

GES
(주) 지 이 에스

대구광역시 북구 칠곡중앙대로 232(백만동)
TEL : (053) 719-0890
FAX : (053) 719-0313
ges0306@hanmail.net

공 사 명
PROJECT TITLE
서변지하차도 조명등 교체공사

NOTE

건축
ARC.DESIGNED BY

구조
STR.DESIGNED BY

기계
MEC.DESIGNED BY

전기
ELE.DESIGNED BY
변기전설비(변기-51-448)
전력설비(전력-51-448) (인)

도면명
DRAWING TITLE
수.변전설비 단선 결선도(변경전)

축척
SCALE
A1 : 1 / NONE
A3 : 1 / NONE

일자
DATE
2017. 06.

도면번호
DRAWING NO
E - 10 -01

도면번호
SHEET NO